
 
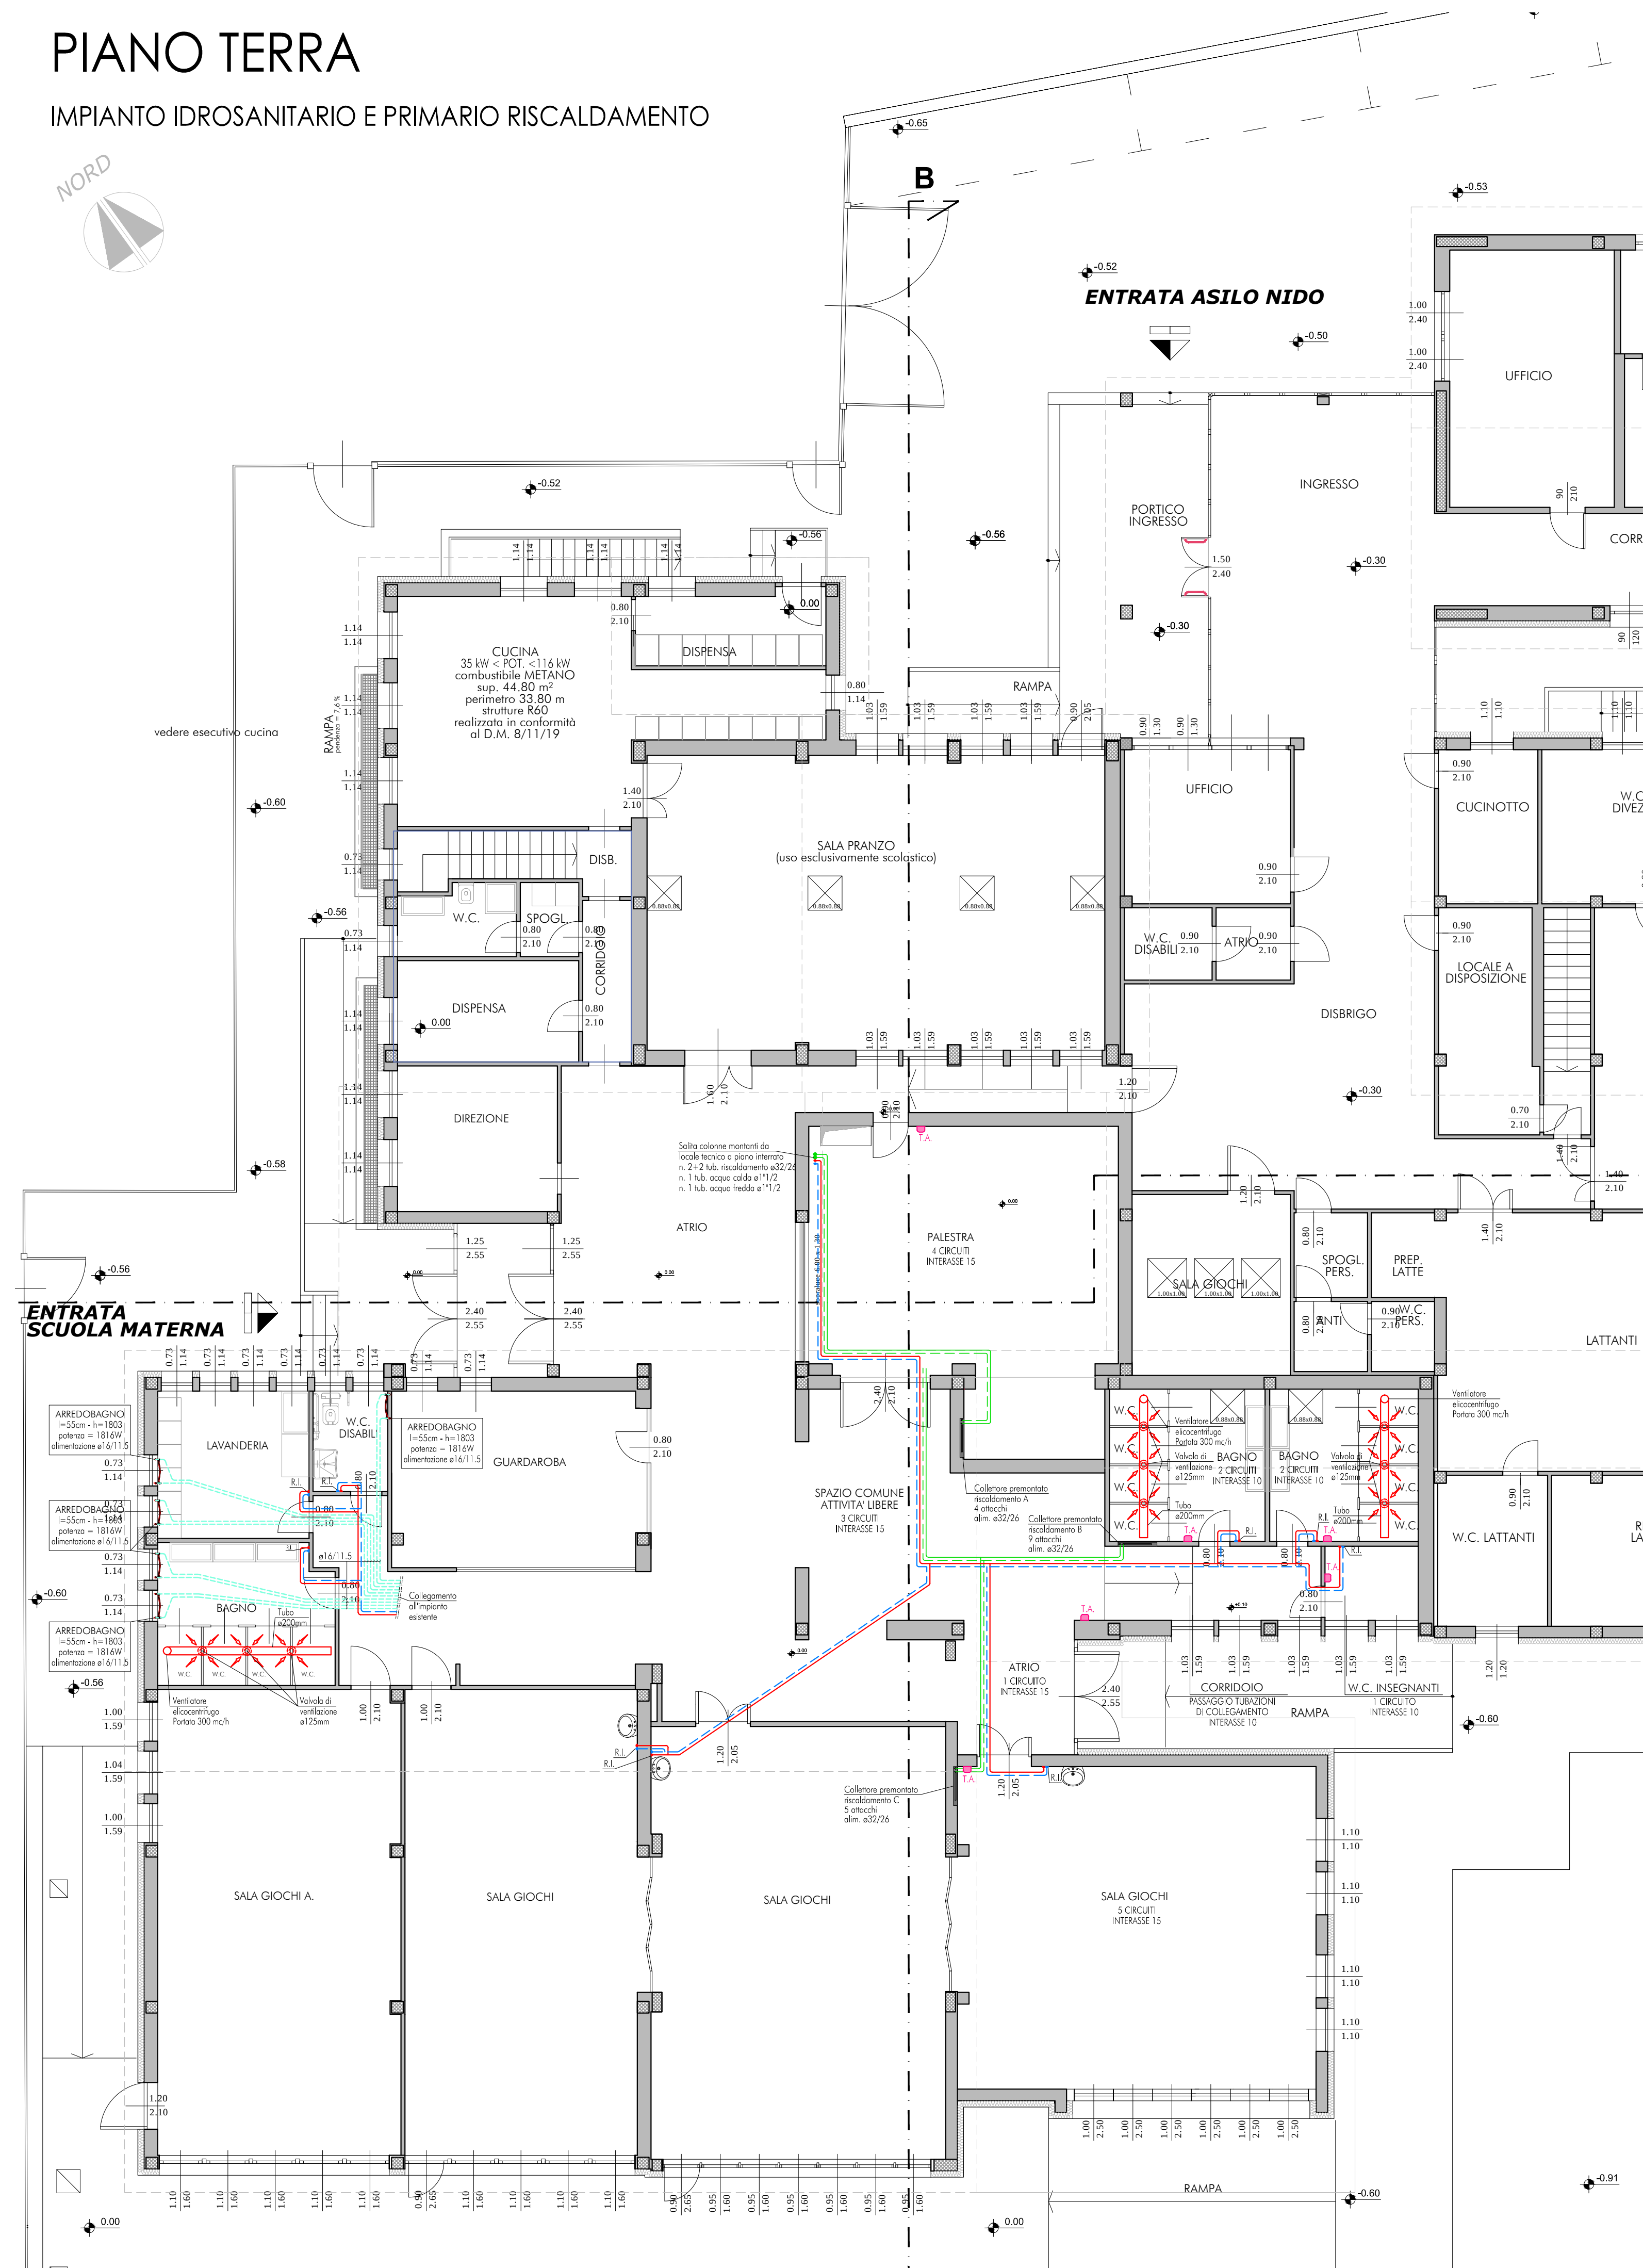


IMPIANTO IDROSANITARIO E PRIMARIO RISCALDAMENTO

 


IMPIANTO IDROSANITARIO E PRIMARIO RISCALDAMENTO

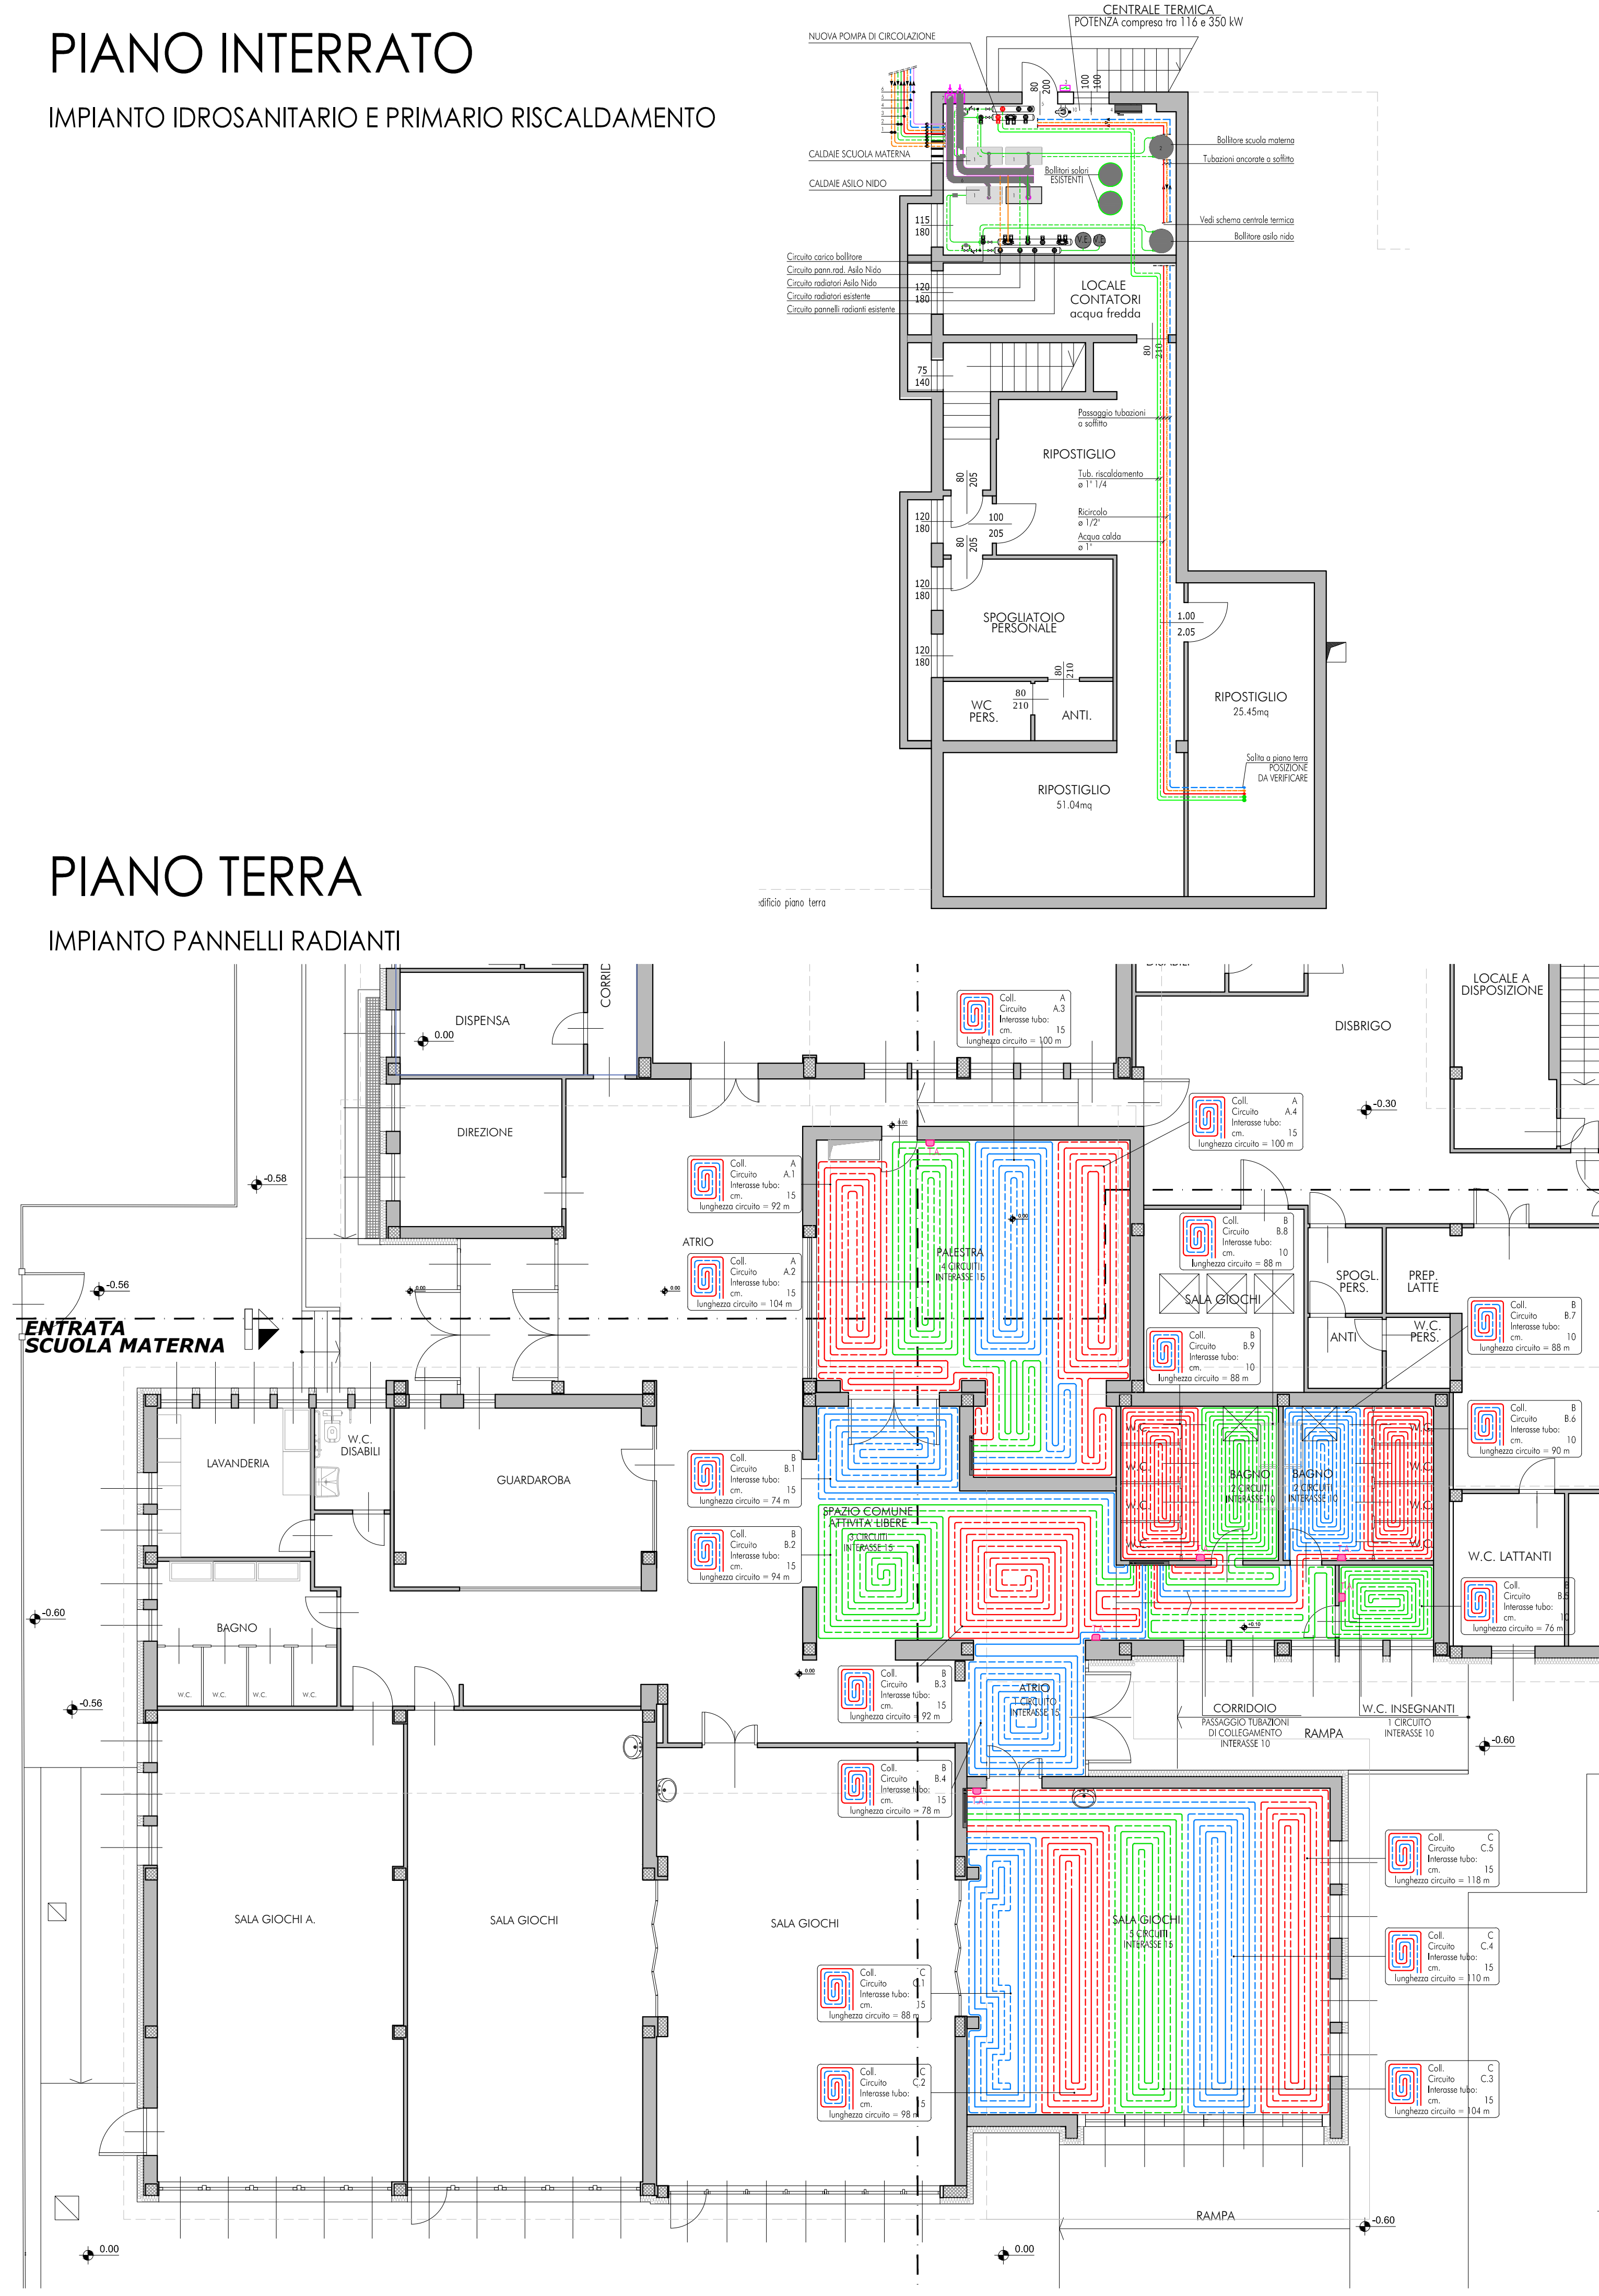

- | | |
|---|--|
|  | EDIFICIO SCOLASTICO INVARIATO
RISPETTO ALLA PRATICA AUTORIZZATA
DALL'UFFICIO PREVENZIONE INCENDI |
|  | ZONA IN AMPLIAMENTO |
|  | ZONA SERVIZI IGIENICI MODIFICATA |

Allegato alla deliberazione del Consiglio Comunale di data
25.10.2022 n. 107 e firmato digitalmente
IL PRESIDENTE IL SEGRETARIO GENERALE REGGENTE
Salvatore Mamone Anna Cattoi

	committente COMUNE DI RIVA DEL GARDA Piazza 3 Novembre, 5 - 38066 Riva del Garda (TN) lavori LAVORI DI AMPLIAMENTO E RIORGANIZZAZIONE SPAZI INTERNI SCUOLA DELL'INFANZIA E ASILI NIDO DI S. ALESSANDRO via S. Alessandro, 10 - 38066 Riva del Garda (TN) pr. 2016 in C. R.VA PROGETTO DEFINITIVO IMPIANTO IDRICO SANITARIO E DI RISCALDAMENTO - ESTRAZIONE ARIA VIZIA (SECONDO D.M. 37/08) titolo PIANTA PIANO TERZA (PIANO INTERRATO)	scala 1 : 100 data Ottobre 2022 corsista ... disegnatore MEC D-T01
---	--	--